



RZUT PARTERU

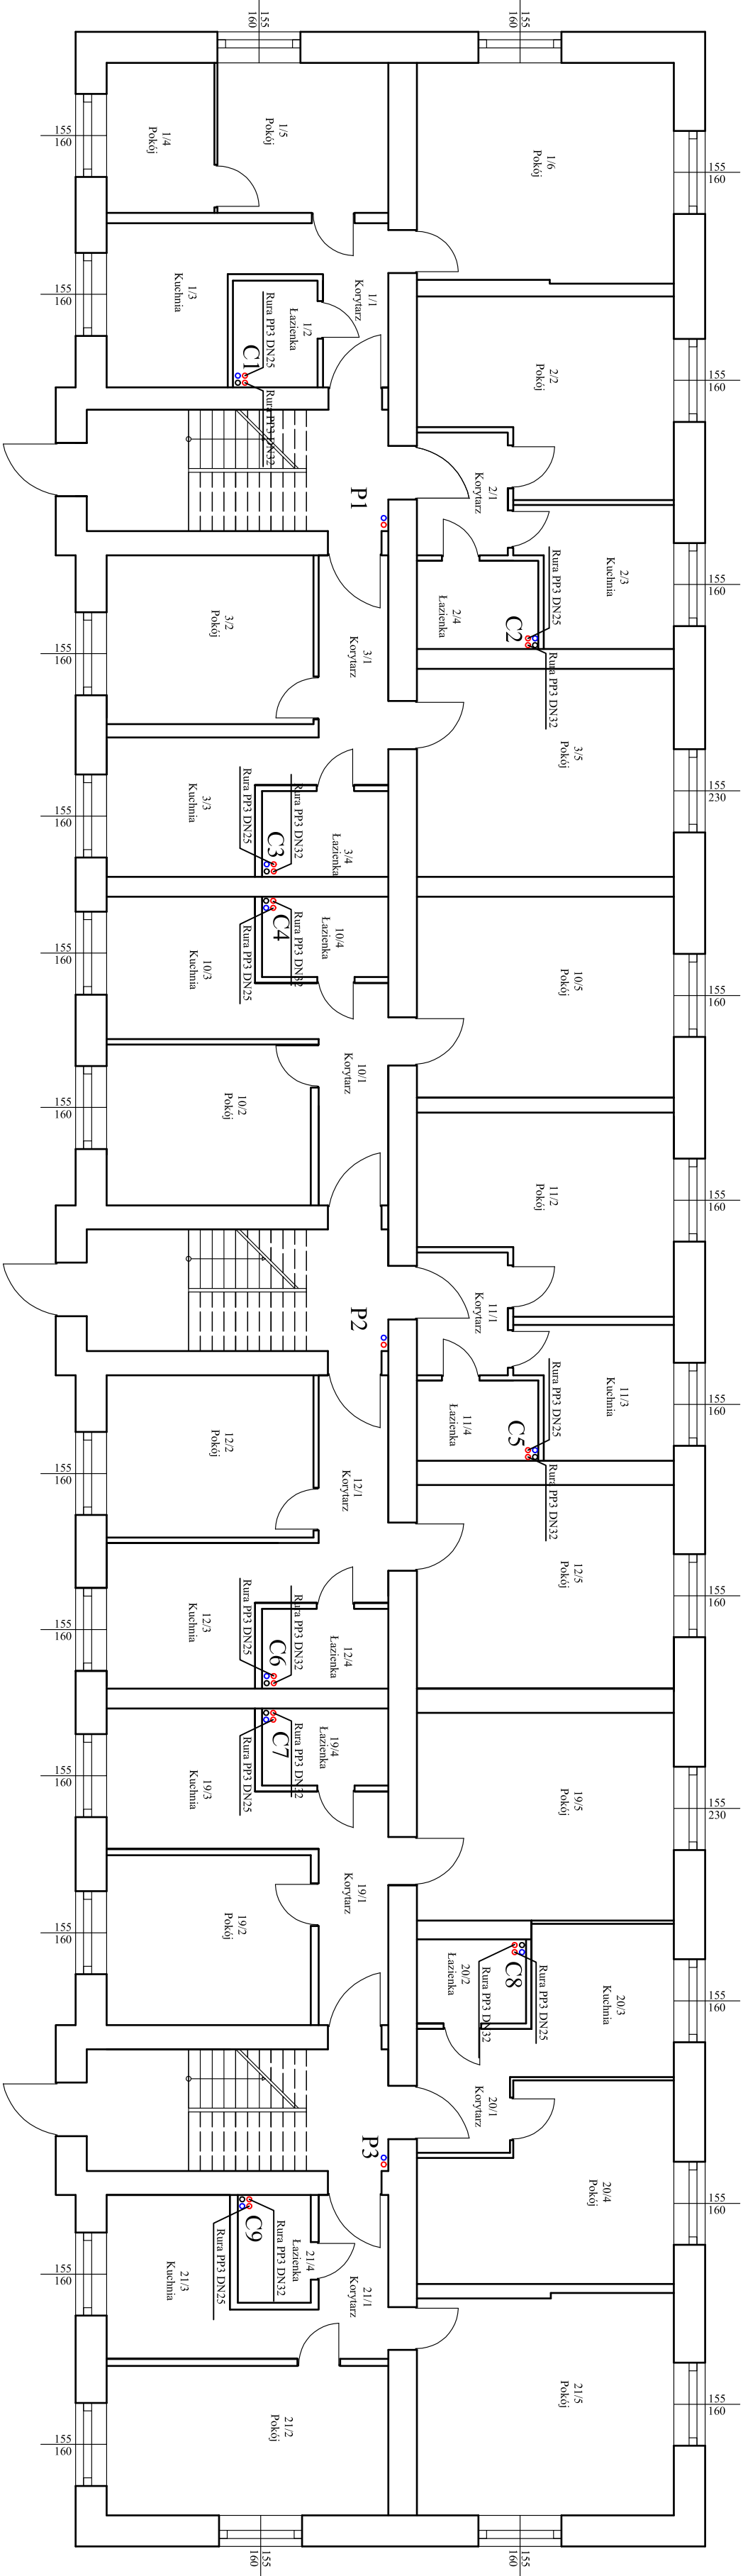

P1-P3- projektowane pionowy centralnego ogrzewania
C1-C9- projektowane pionowy c.w.u. i cyrkulacji-
włączyć do istniejącej instalacji wewnątrz lokali

| | | | | | | | |
|---|---|----------|---------------|--------------|-------------|--|--|
| <div><div><div><div><div><div></div></div></div><div><div><div>IBO OBSŁUGA INWESTYCJI</div><div>mgr inż. Bartosz Sokółowski</div><div>Projektowanie i kosztorysowanie budowlane</div><div>tel: 514-281-936 e-mail: ibo.projekt@wp.pl</div></div></div></div></div></div> | | | | | | | |
| OBIEKT | Wewnętrzna instalacja centralnego ogrzewania oraz ciepłej wody użytkowej i cyrkulacji | | | | | | |
| ADRES | ul. Kępczyńskiego 108, 12-230 Biała Piska | | | | | | |
| TYTUŁ | RZUT PARTERU- INSTALACJA C.W.U. I CYRKULACJI | | | | | | |
| AUTOR | IMIĘ I NAZWISKO | NR UPR. | PODPIS | SKALA: 1:100 | | | |
| INST. SANIT. | tech. Andrzej Mogiński | SUW69/90 | DATA: 07.2016 | | NR RYS.: S7 | | |
| | | | | | | | |