



RZUT PIĘTRA

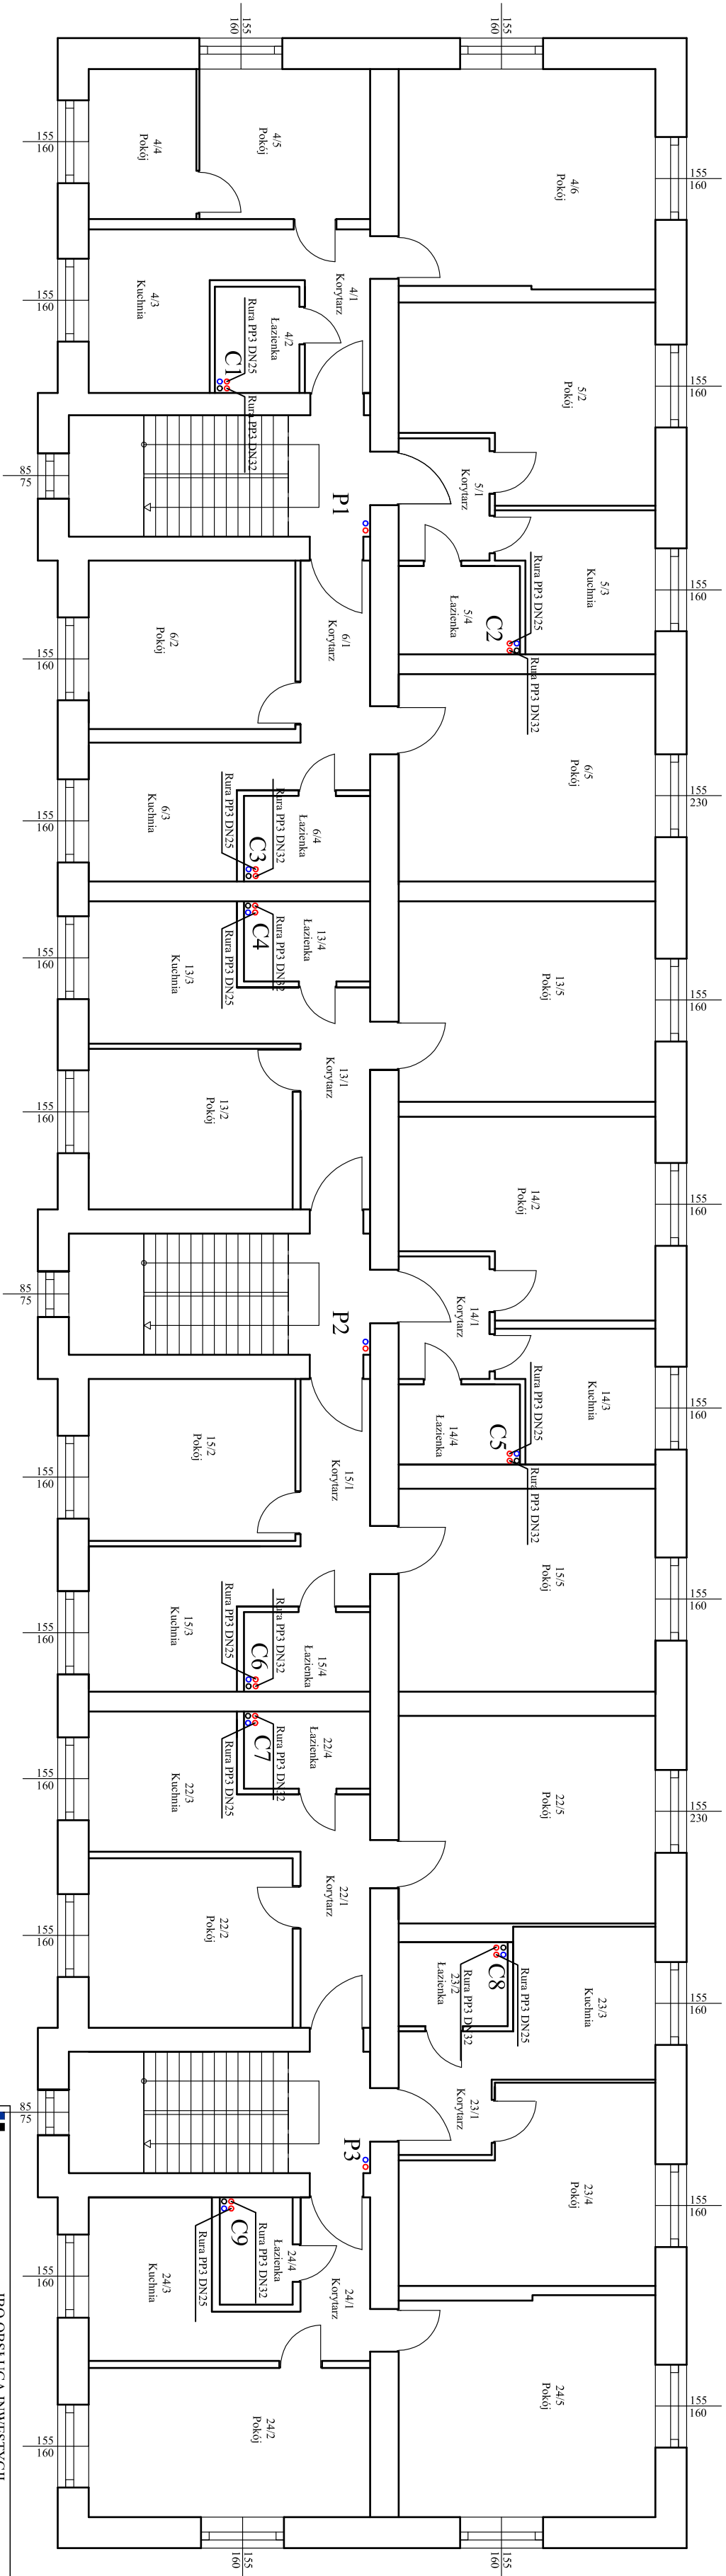

P1-P3- projektowane piony centralnego ogrzewania

C1-C9- projektowane piony c.w.u. i cyrkulacji-

włączyć do istniejącej instalacji wewnątrz lokali

| | | | | | | | | | |
|--|--|--|--|---|--|------------------|--|-----------------|--|
|  <p>IBO OBSŁUGA INWESTYCJI mgr inż. Bartosz Sokołowski Projektowanie i kosztorysowanie budowlane tel: 51-4-281-936 e-mail: ibo.projekt@wp.pl</p> | | | | Wewnętrzna instalacja centralnego ogrzewania oraz ciepłej wody użytkowej i cyrkulacji | | | | | |
| OBIEKT | | ul. Kętrzyńskiego 108, 12-230 Biała Piska | | | | | | | |
| ADRES | | | | | | | | | |
| TYTUŁ | | RZUT PIĘTRA- INSTALACJA C.W.U I CYRKULACJI | | | | | | | |
| AUTOR | | IMIĘ I NAZWISKO | | NR UPR. | | PODPIS | | SKALA: 1:100 | |
| INST. SANT. | | tech. Andrzej Mogiński | | SUV69/90 | | DATA: 07.2016 | | NR RYS.: S8 | |